




1 PLANTA BAIXA / TÉRREO
ESCALA: 1/75

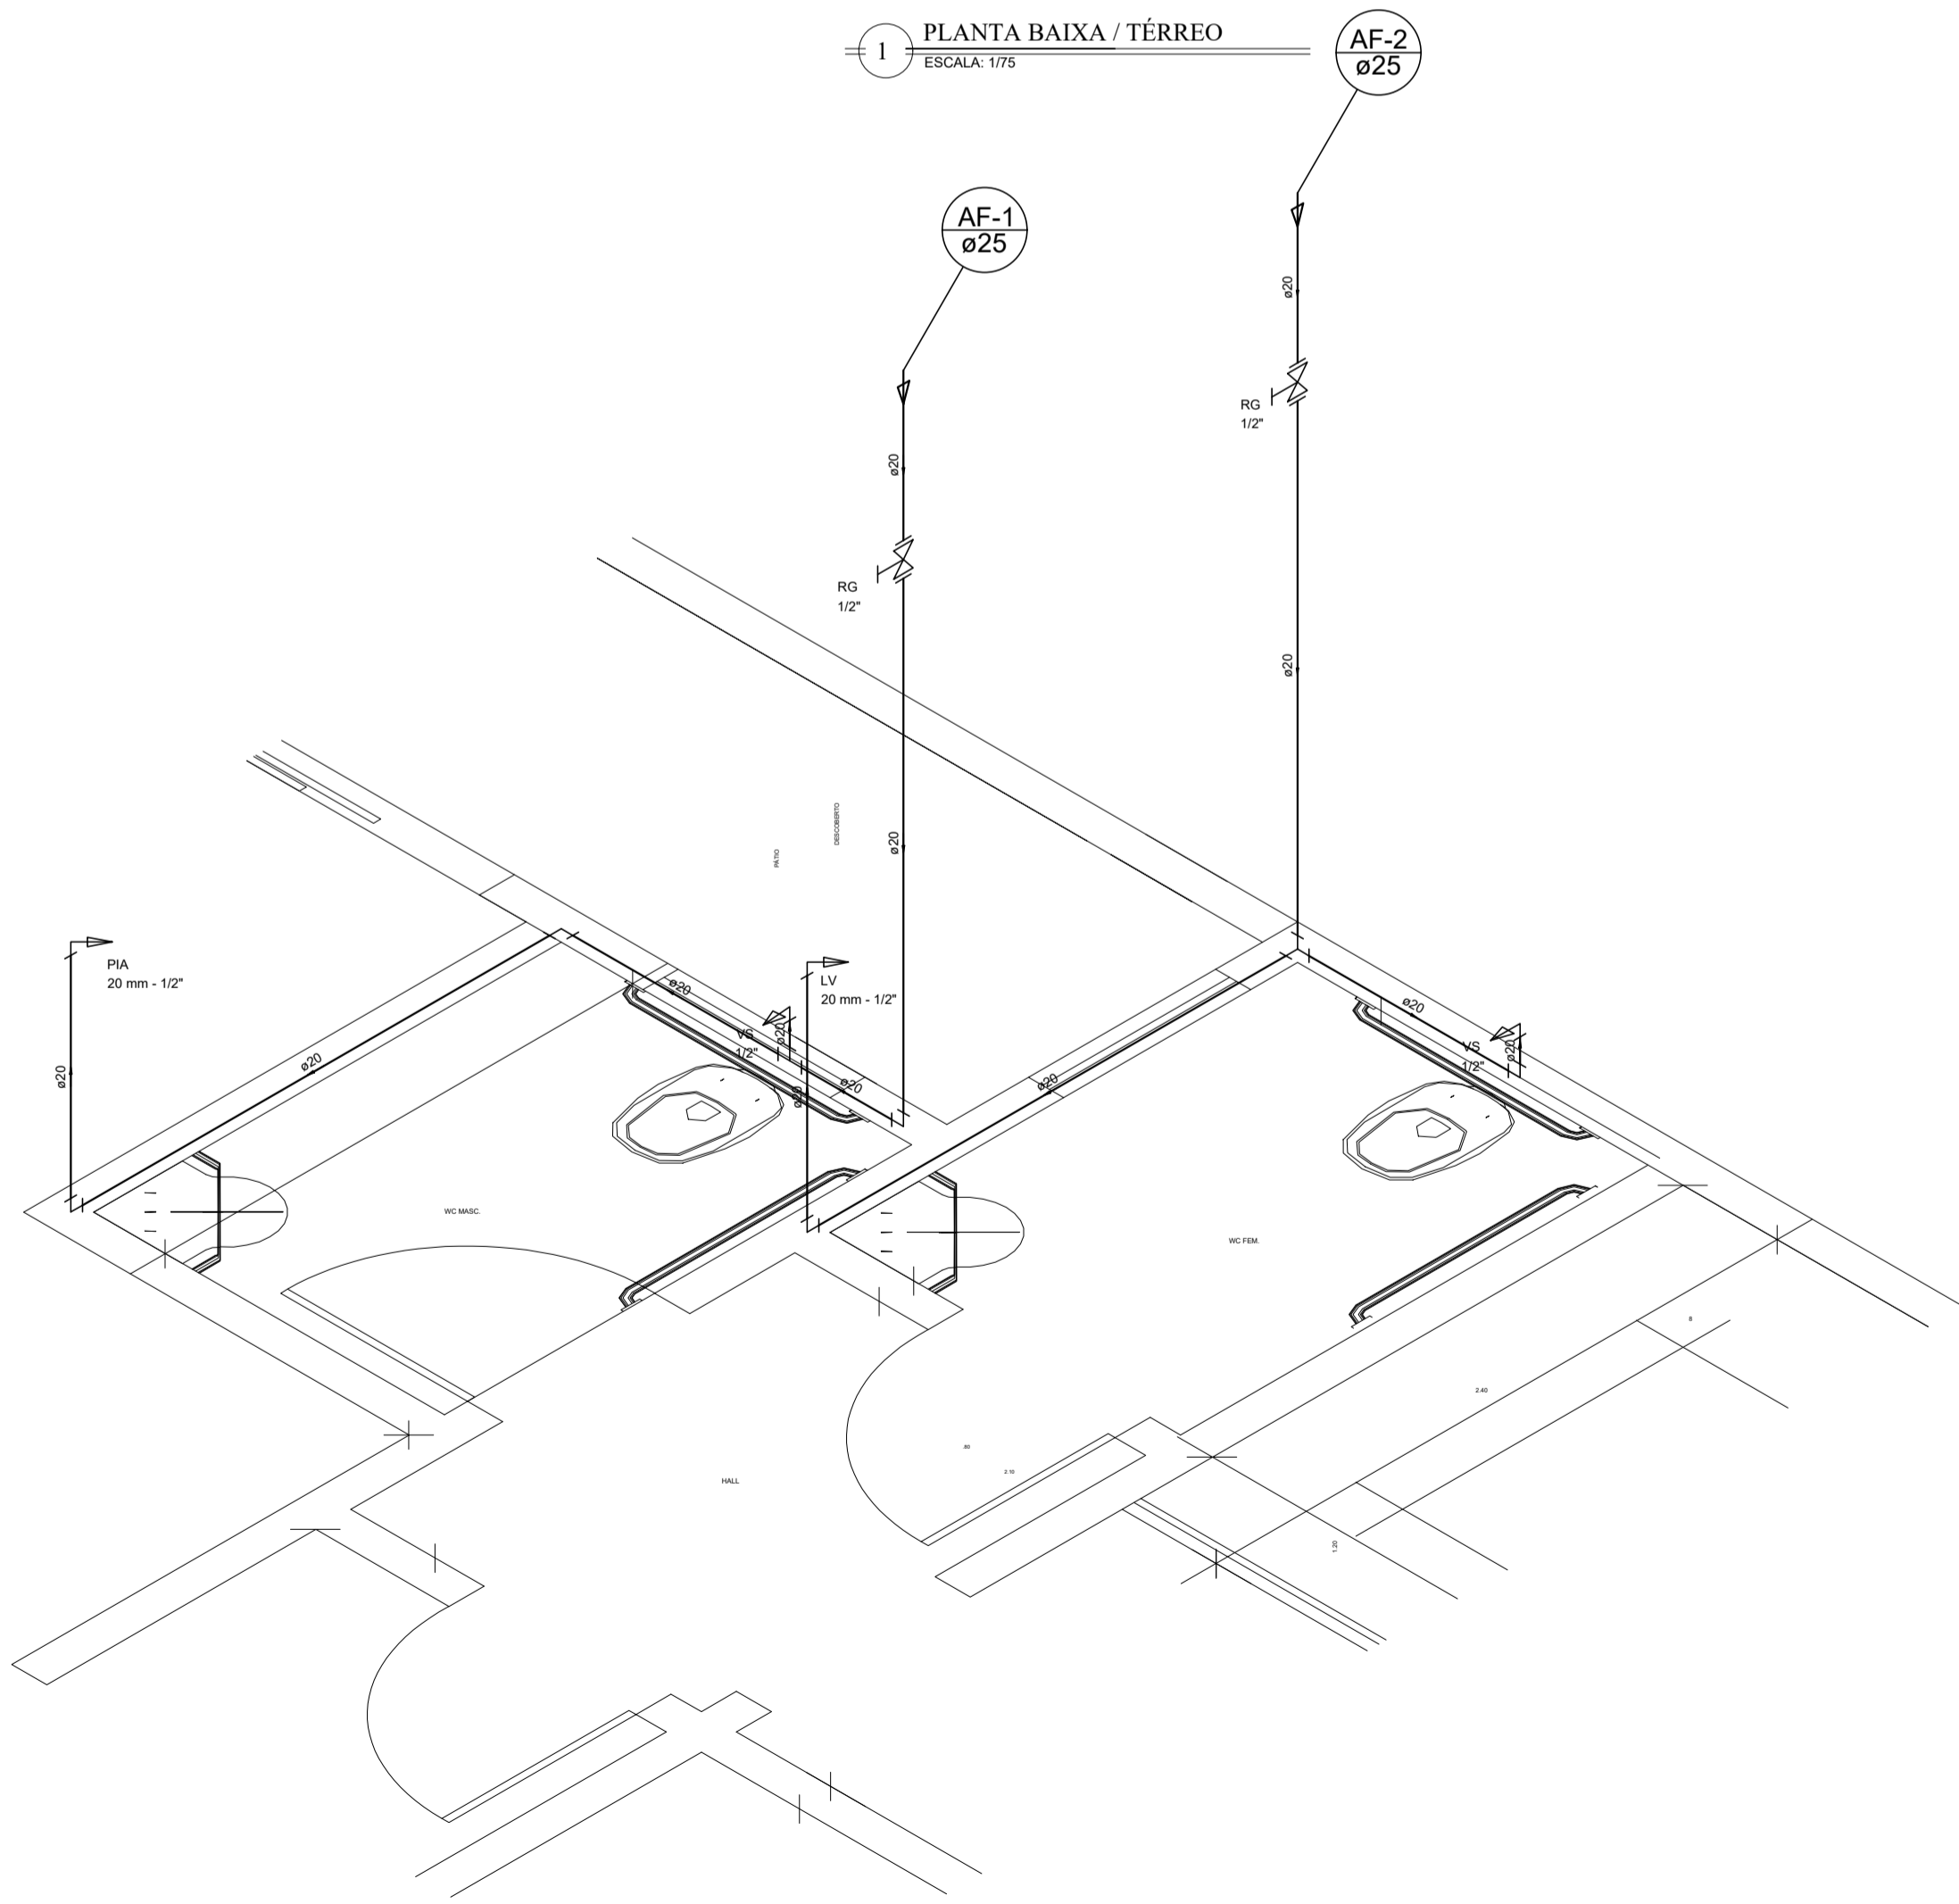

Detalhe H2
escala 1:25

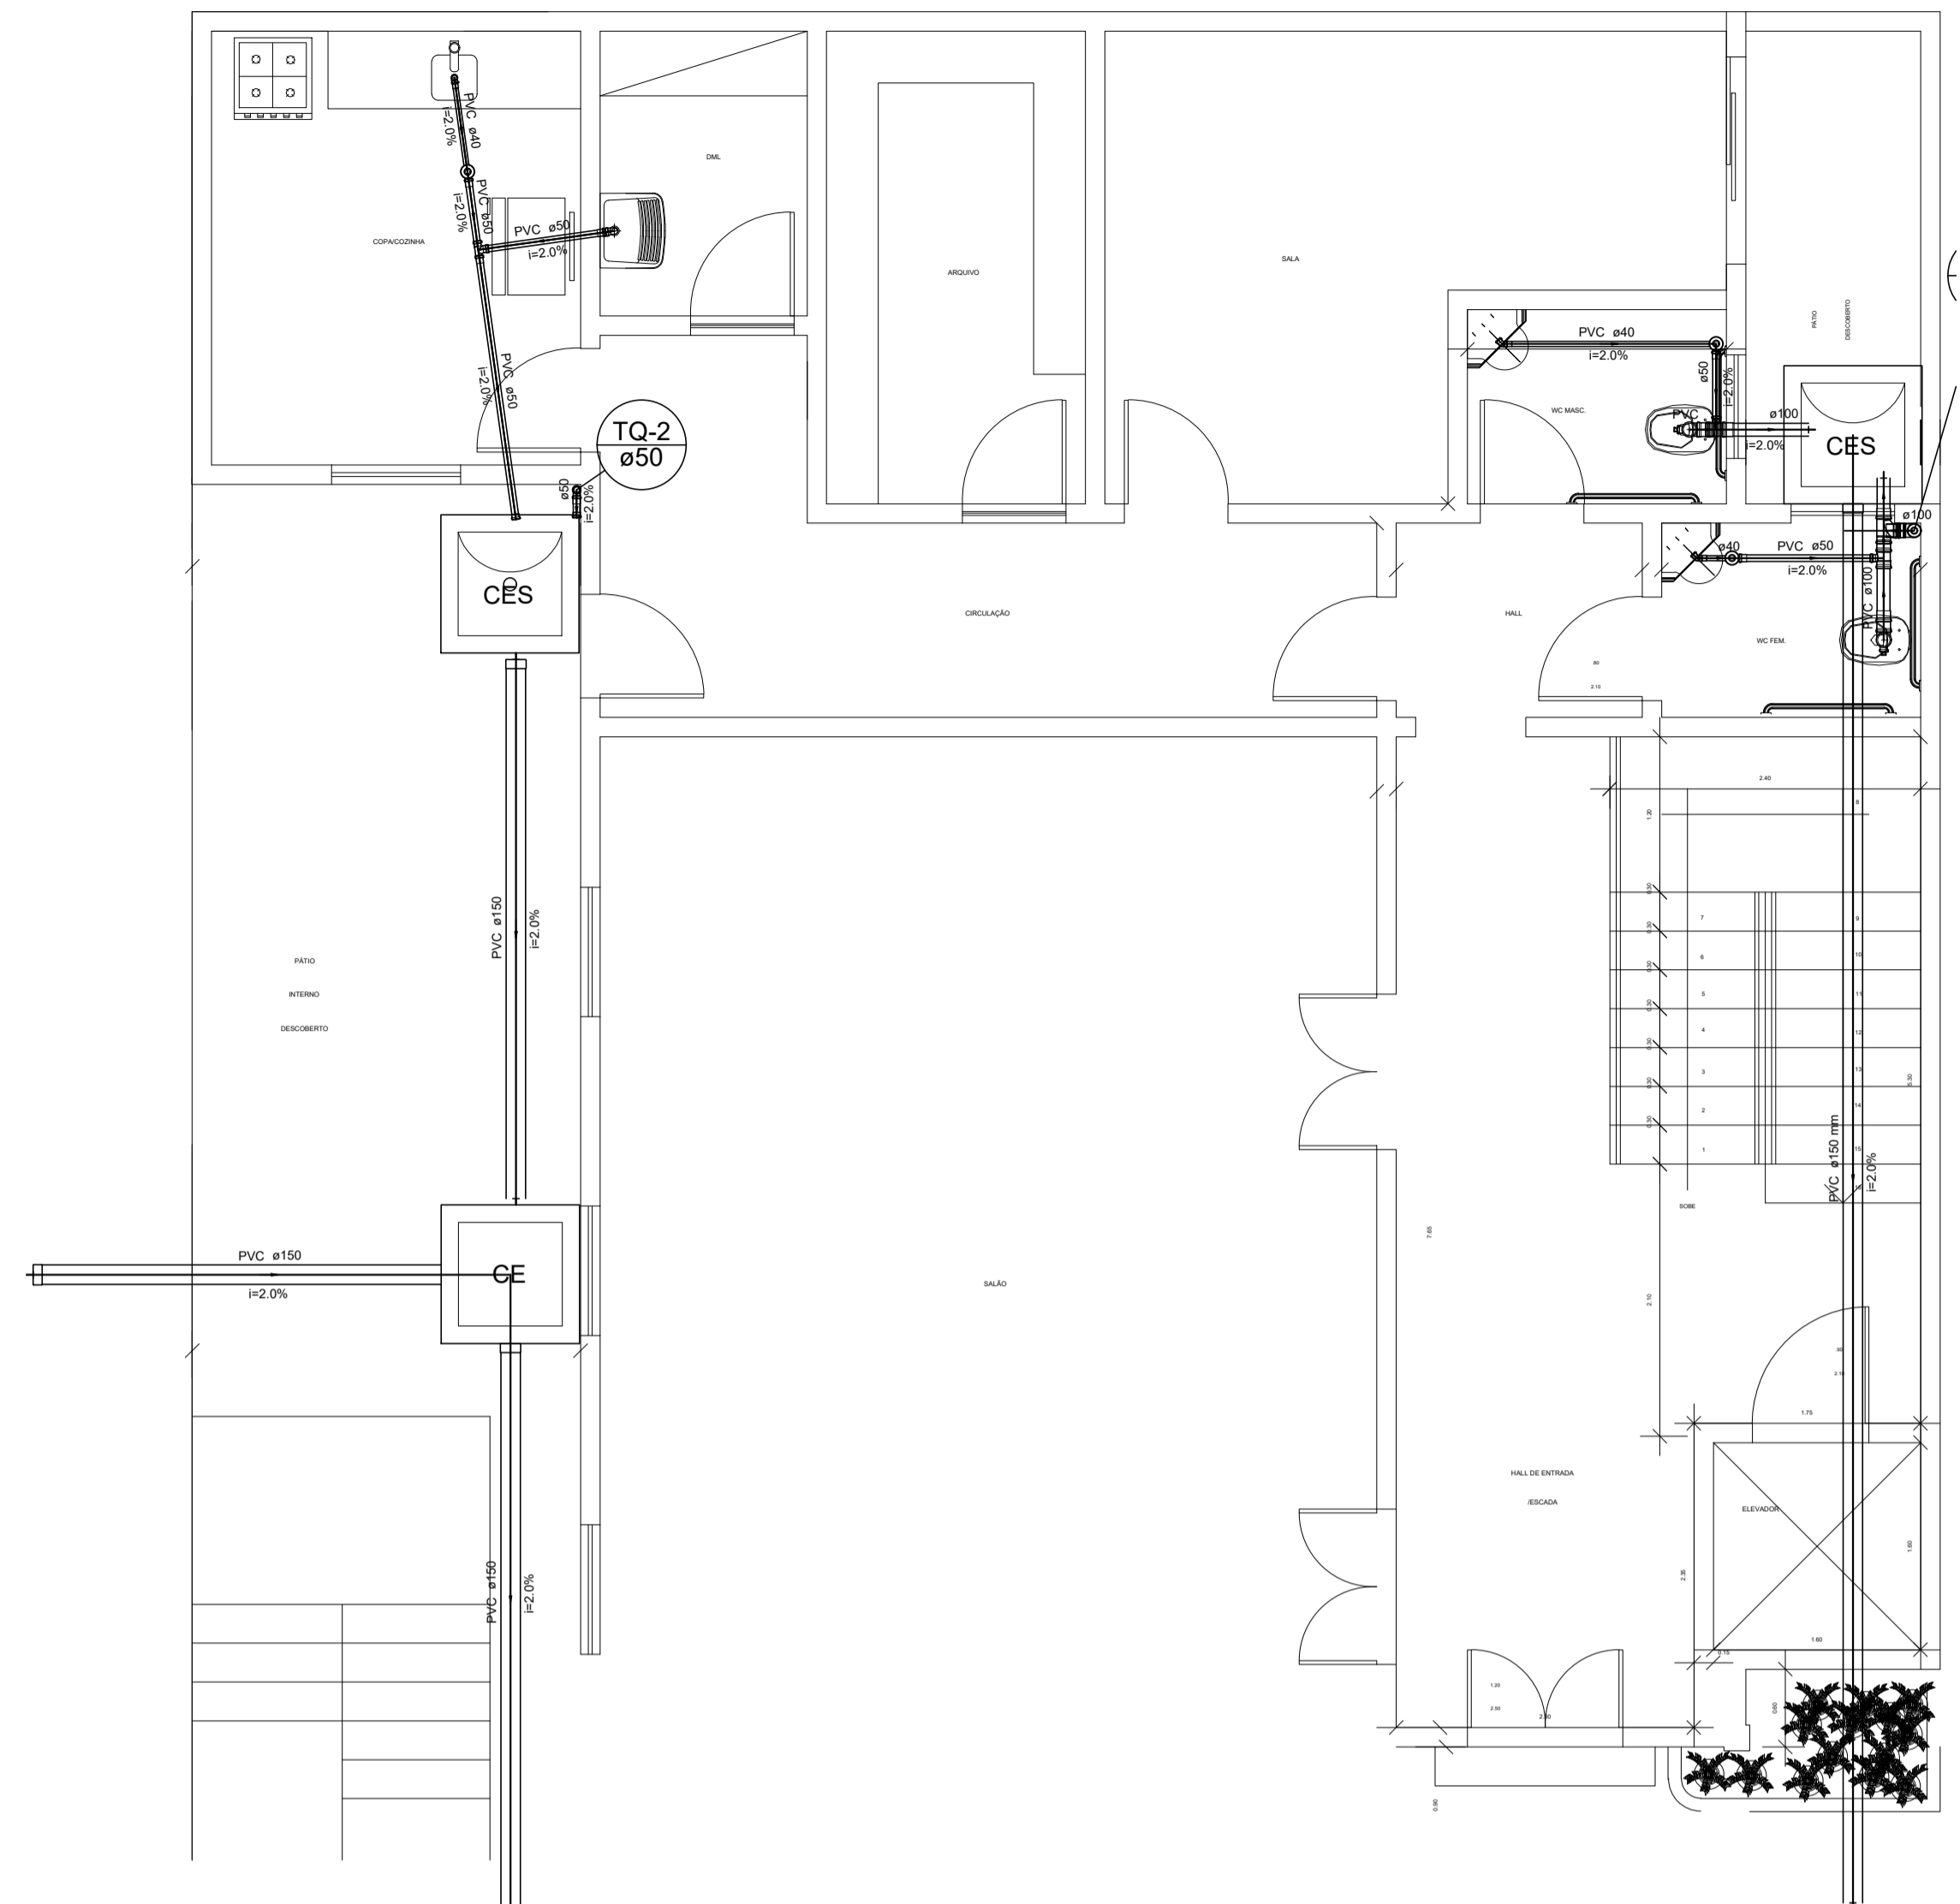

Detalhe S3
escala 1:50

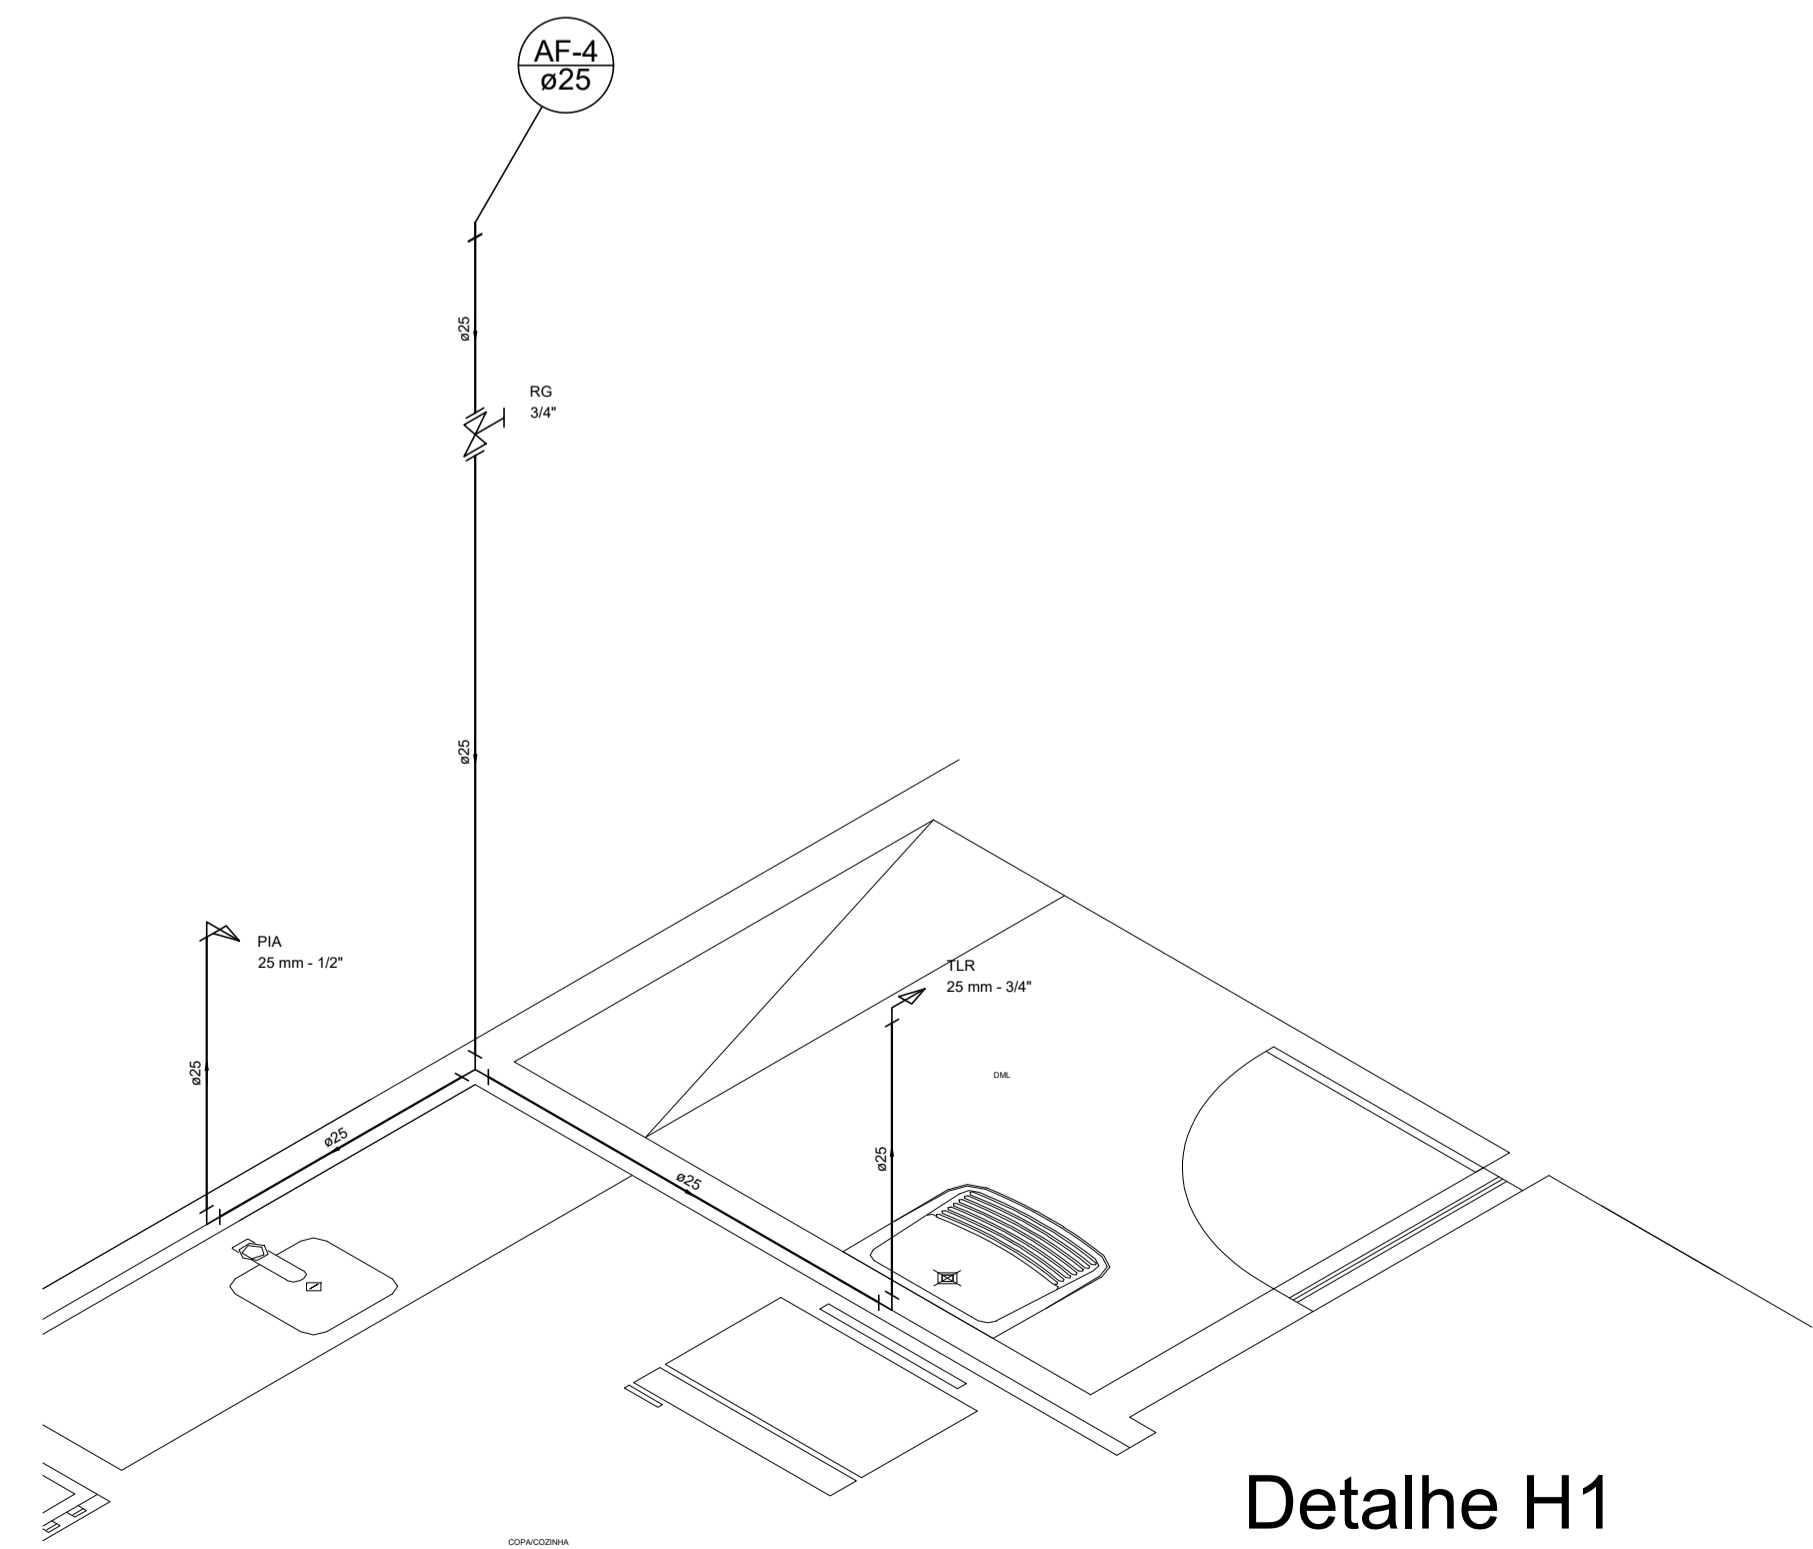

Detalhe H1
escala 1:25

Legenda	
←→	Alimentador Predial
☐ CES	Caixas Inspeção Esgoto Sifonada
☐ CE	Caixas Inspeção Esgoto Simples
•	Cap
•	Curva 90 curta- coluna
•	Curva 90 curta- coluna bolsa
•	Lavatório Residencial com sifão
•	Mictório de Descarga Automática- DN 40mm
•	Prolongamento para válvula de retenção
•	Ralo sifonado cilíndrico normal
•	Registro bruto gaveta ABNT c/PVC soldável - RG
•	Registro bruto gaveta europa c/PVC soldável - RG
•	Tanque de Lavar Roupas DN 50mm
•	Te sanitário
•	Vaso Sanitário c/ J90° com visita

Legenda das indicações	
LV	Lavatório com joelho de 90° - 20 mm - 1/2"
PIA	Pia de cozinha com joelho de 90° - 20 mm - 1/2"
RG	Registro bruto gaveta ABNT c/PVC soldável - 1/2"
TLR	Tanque de lavar com joelho de 90° - 25 mm - 3/4"
VS	Vaso sanitário com caixa acoplada - 1/2"

RIO PRETO-MG

PROJETO HIROSSANITÁRIO PRANCHA N° 01/03

Projeto complementar Hidrossanitário para execução da Câmara Municipal de Rio Preto-MG. Segue na prancha a Planta Hidrossanitária do térreo pavimento bem como seus detalhes isométricos e sanitário.

ENG. CIVIL JOSÉ MÁRCIO DE OLIVEIRA DUQUE
CREA:2017104812

DATA	ESCALA	DESENHO	TÍTULO DO DESENHO
17/12/2018	Indicada	J.M.O.D	Projeto Hidrossanitário